



PLANTA BAIXA- BANHEIROS
ESCALA:1:50

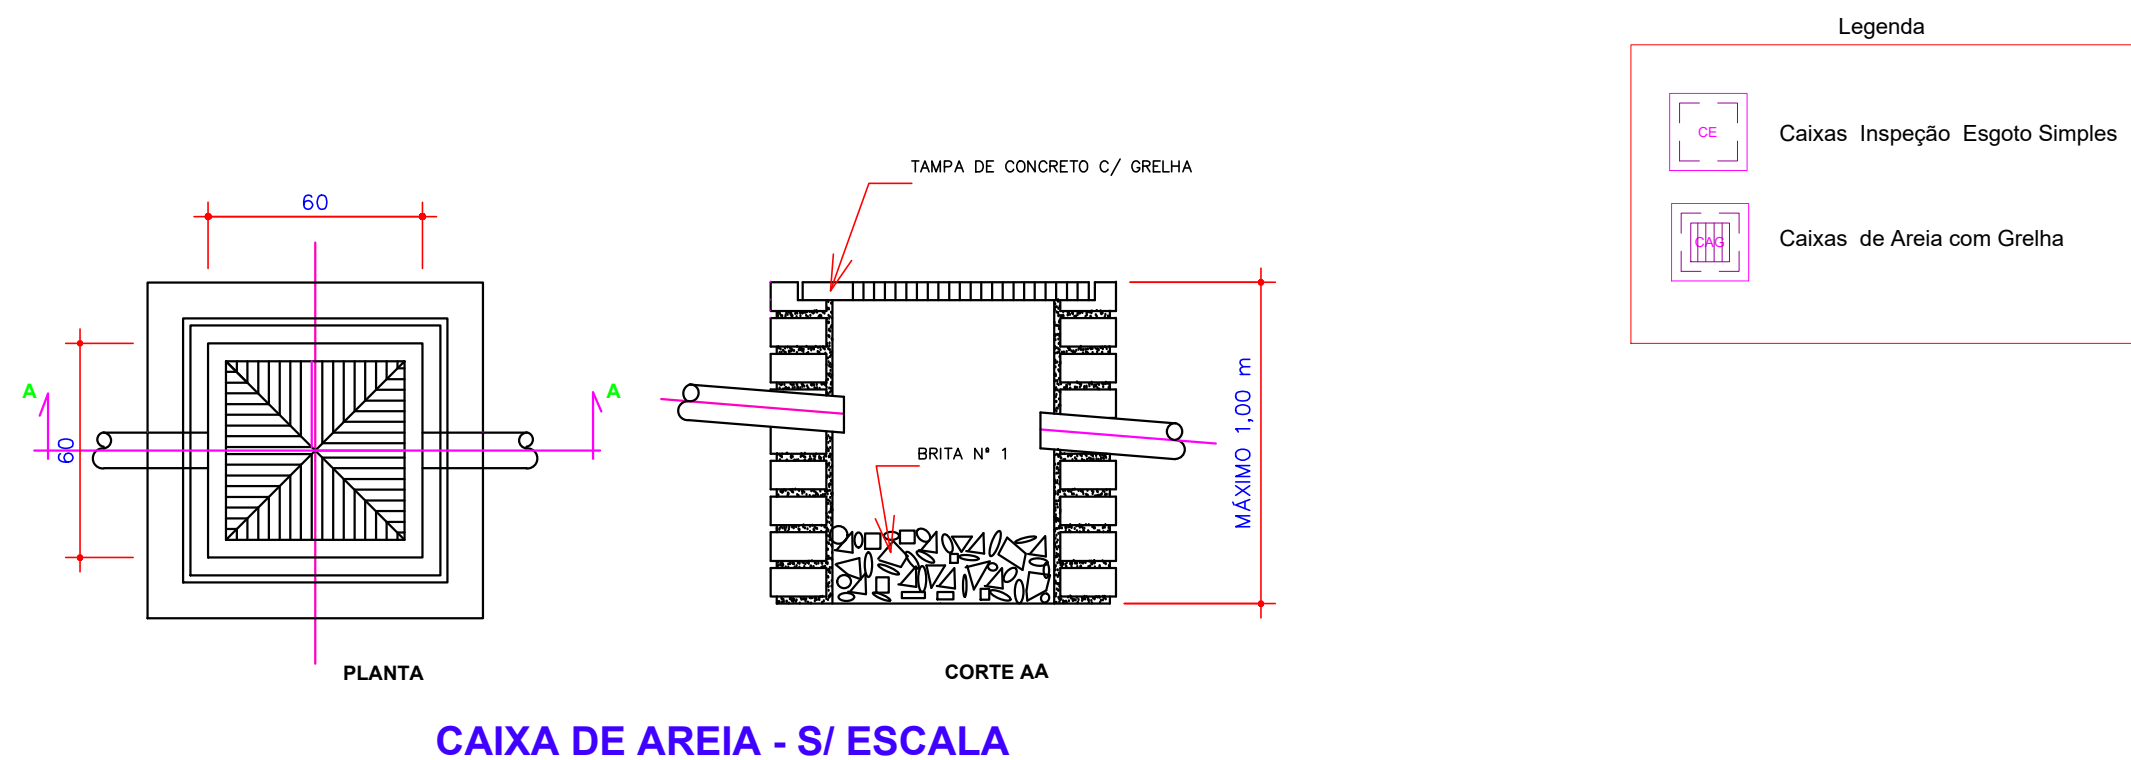

CAIXA DE AREIA - S/ ESCALA


Legenda das indicações
RG Registro de gaveta c/canopia cromada c/PVC soldável - 1"
RG Registro de gaveta c/canopia cromada c/PVC soldável - 1.1/2"

Legenda
RG Registro de gaveta c/canopia cromada c/PVC soldável

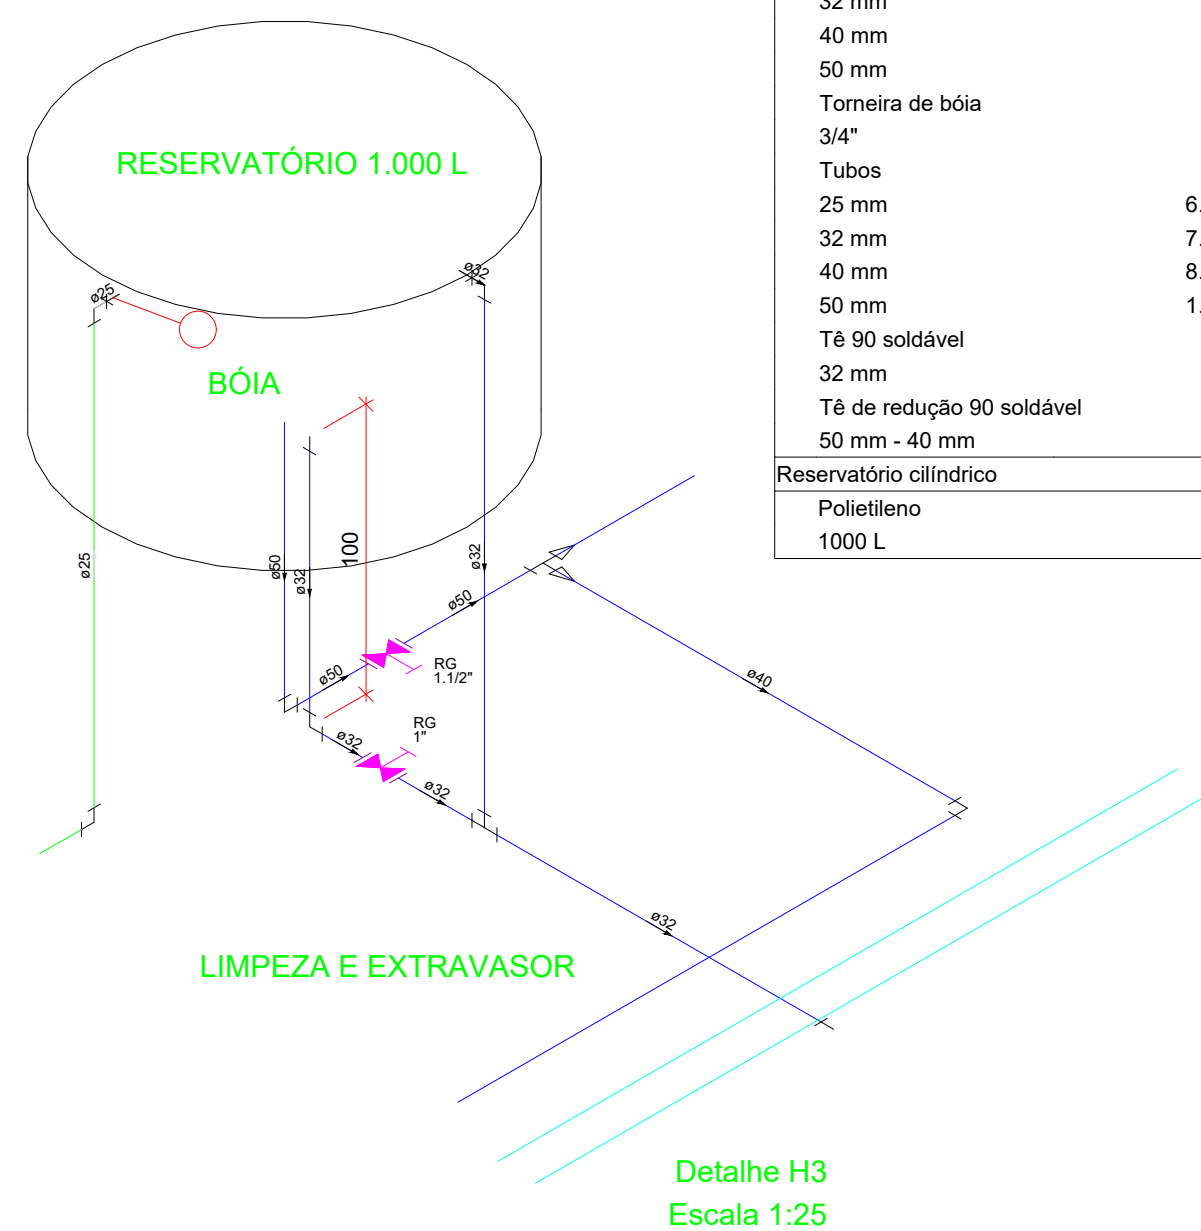


Detalhe H3
Escala 1:25

Lista de Materiais	
Metais	
Registro de gaveta c/ canopia cromada	
1"	1 pc
1.1/2"	1 pc
PVC rígido soldável	
Adapt sold. c/ flange livre p/ cx. d'água	
25 mm - 3/4"	1 pc
32 mm - 1"	4 pc
Adapt sold.c/roscas p registro	
32 mm - 1"	2 pc
50 mm - 1.1/2"	2 pc
Bucha de redução sold. longa	
50 mm - 32 mm	1 pc
Joelho 90° soldável	
25 mm	2 pc
32 mm	2 pc
40 mm	1 pc
50 mm	1 pc
Torneira de bóia	
3/4"	1 pc
Tubos	
25 mm	6.61 m
32 mm	7.51 m
40 mm	8.75 m
50 mm	1.87 m
Té 90 soldável	
32 mm	1 pc
Té de redução 90 soldável	
50 mm - 40 mm	1 pc
Reservatório cilíndrico	
Poliétileno	
1000 L	1 pc

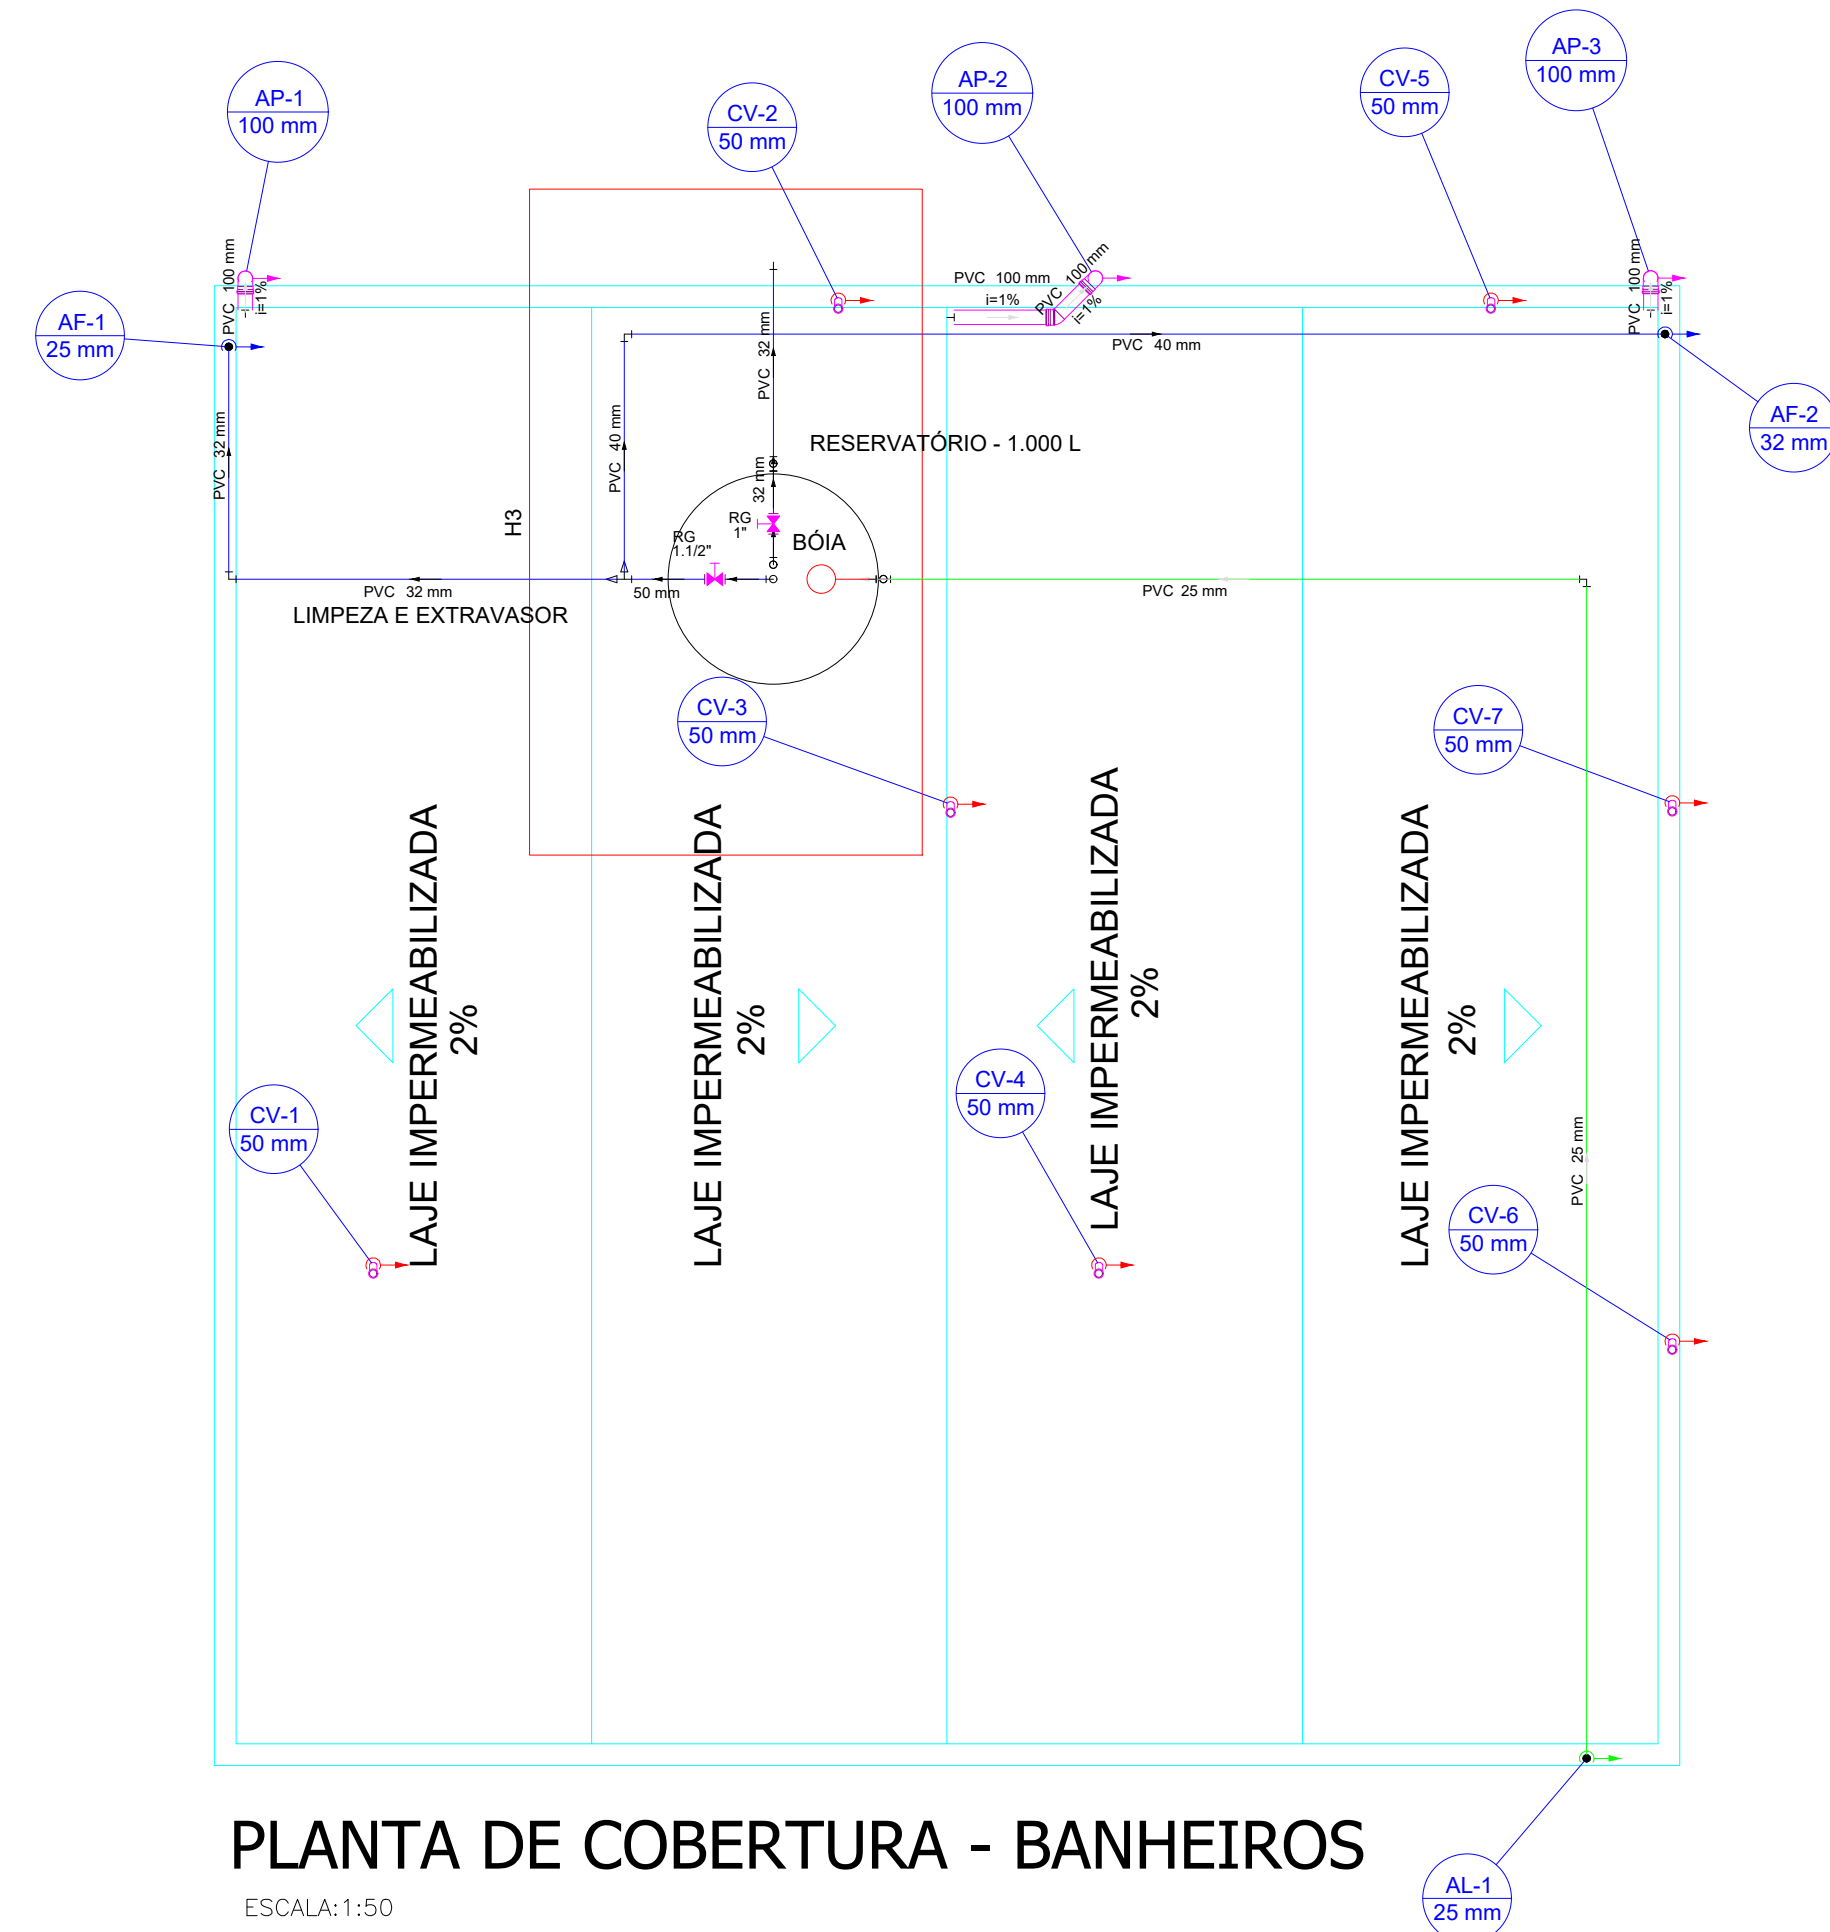

PLANTA DE COBERTURA - BANHEIROS
ESCALA:1:50

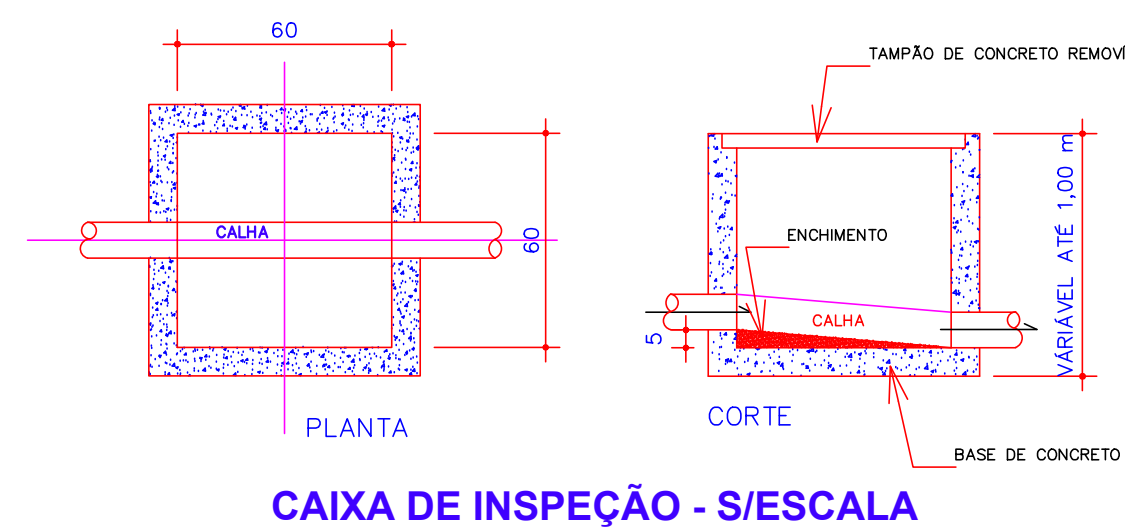

CAIXA DE INSPEÇÃO - S/ ESCALA

ESPAÇO RESERVADO À SANEPAR		
DATA	MODIFICAÇÕES - REFERÊNCIAS	VISTO
OBRA	AMPLIAÇÃO DO CENTRO DE EVENTOS - CONSTRUÇÃO DE SANITÁRIOS E VESTIÁRIOS	CÓDIGO
PROJETO	HIDRÁULICO - SANITÁRIO	PRANCHA
PROPRIETÁRIO	MUNICÍPIO DE MARQUINHO ELIO BOLZON JUNIOR - PREFEITO MUNICIPAL	01/05
RESP. TÉCNICO	CHARLES ALEXANDRE BATISTA ENRº CIVIL - CREAPR - 135.938/D	DESENVOLVIMENTO
ESCALA	PROJETO DAS INSTALAÇÕES HIDRÁULICO - SANITÁRIAS	JOSE
INDICADA	PLANTA BAIXA COBERTURA	DATA
ENDEREÇO PROJETISTA - TELEFONE	DETALHES	MAI-2025
		VISTO