



Legenda	
	Caixa Sifonada
	Caixa Inspeção Esgoto Simples
	Chuveiro Coletivo
	Curva 45 Longa para Esgoto Sanitário-sobe
	Joelho 45
	Junção simples
	Lavatório de Uso Geral
	Ramais de Ventilação
	Vaso Sanitário c/ J90°


Lista de Materiais	
Caixas de Passagem	
Caixa de inspeção esgoto simples CE- 60x60 cm	1 pç
PVC Acessórios	
Caixa sifonada 150x150x50	3 pç
Raio sifonado alt. reg. saída 40 100 mm - 40 mm	6 pç
Sifão de copo p/ pia e lavatório 1" - 1.1/2"	5 pç
Valvula p/ lavatório e tanque 1"	5 pç
PVC Esgoto	
Curva 45 longa 50 mm	2 pç
Curva 90 curta 40 mm	11 pç
Joelho 45 100 mm	1 pç
Joelho 45 40 mm	6 pç
Joelho 90 100 mm	5 pç
Joelho 90 50 mm	2 pç
Joelho 90 c/anel p/ esgoto secundário 40 mm - 1.1/2"	5 pç
Junção simples 100 mm- 100 mm	4 pç
40 mm x 40 mm	4 pç
Tubo rígido c/ ponta lisa 100 mm - 4"	12.44 m
40 mm	23.61 m
50 mm - 2"	18.57 m
Tê sanitário 50 mm - 50 mm	2 pç

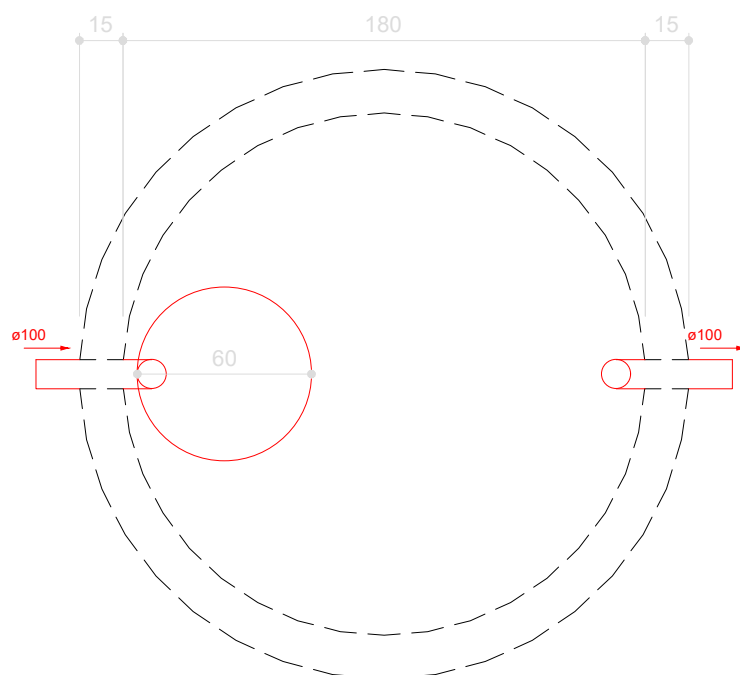


Tanque séptico
Planta baixa - ESC. 1:25

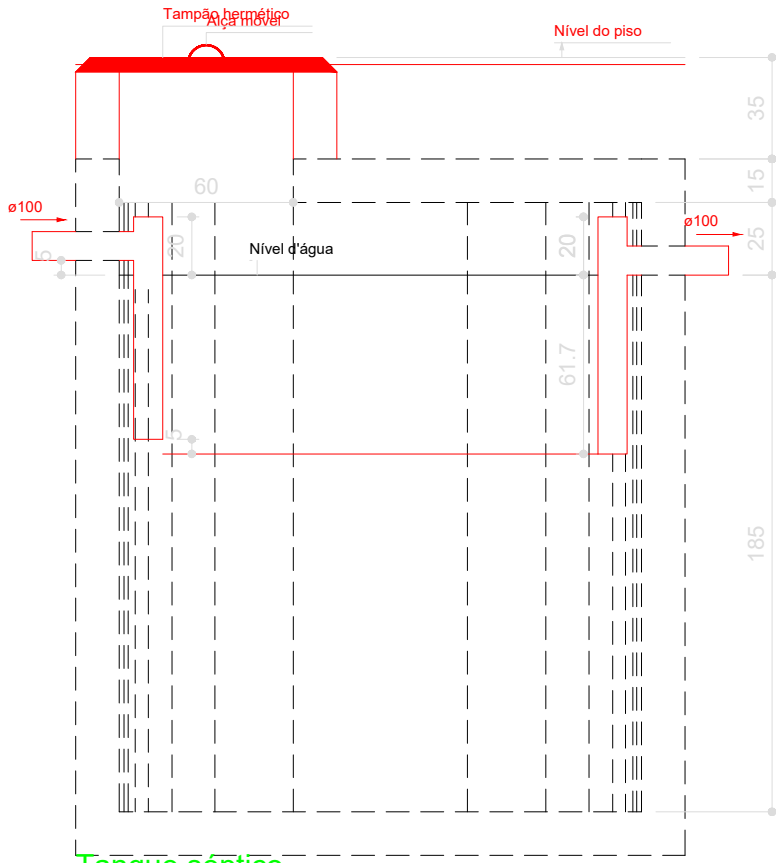


Tanque séptico
Corte 1 - ESC. 1:25

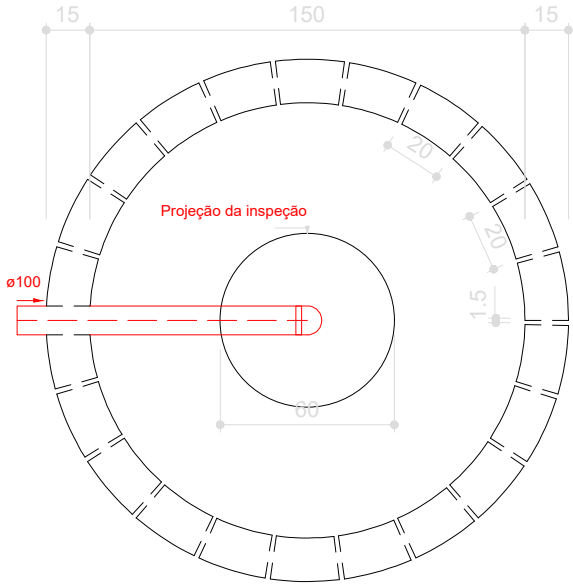

Sumidouro
Planta baixa - ESC. 1:25

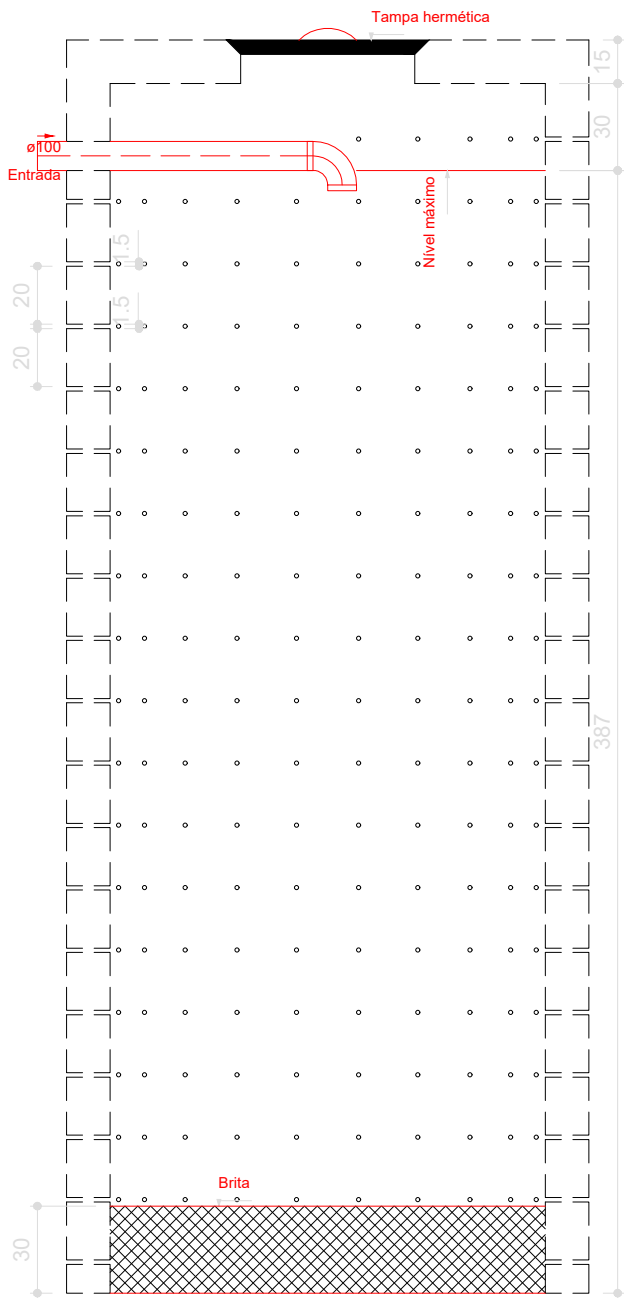

Sumidouro
Corte 1 - ESC. 1:25

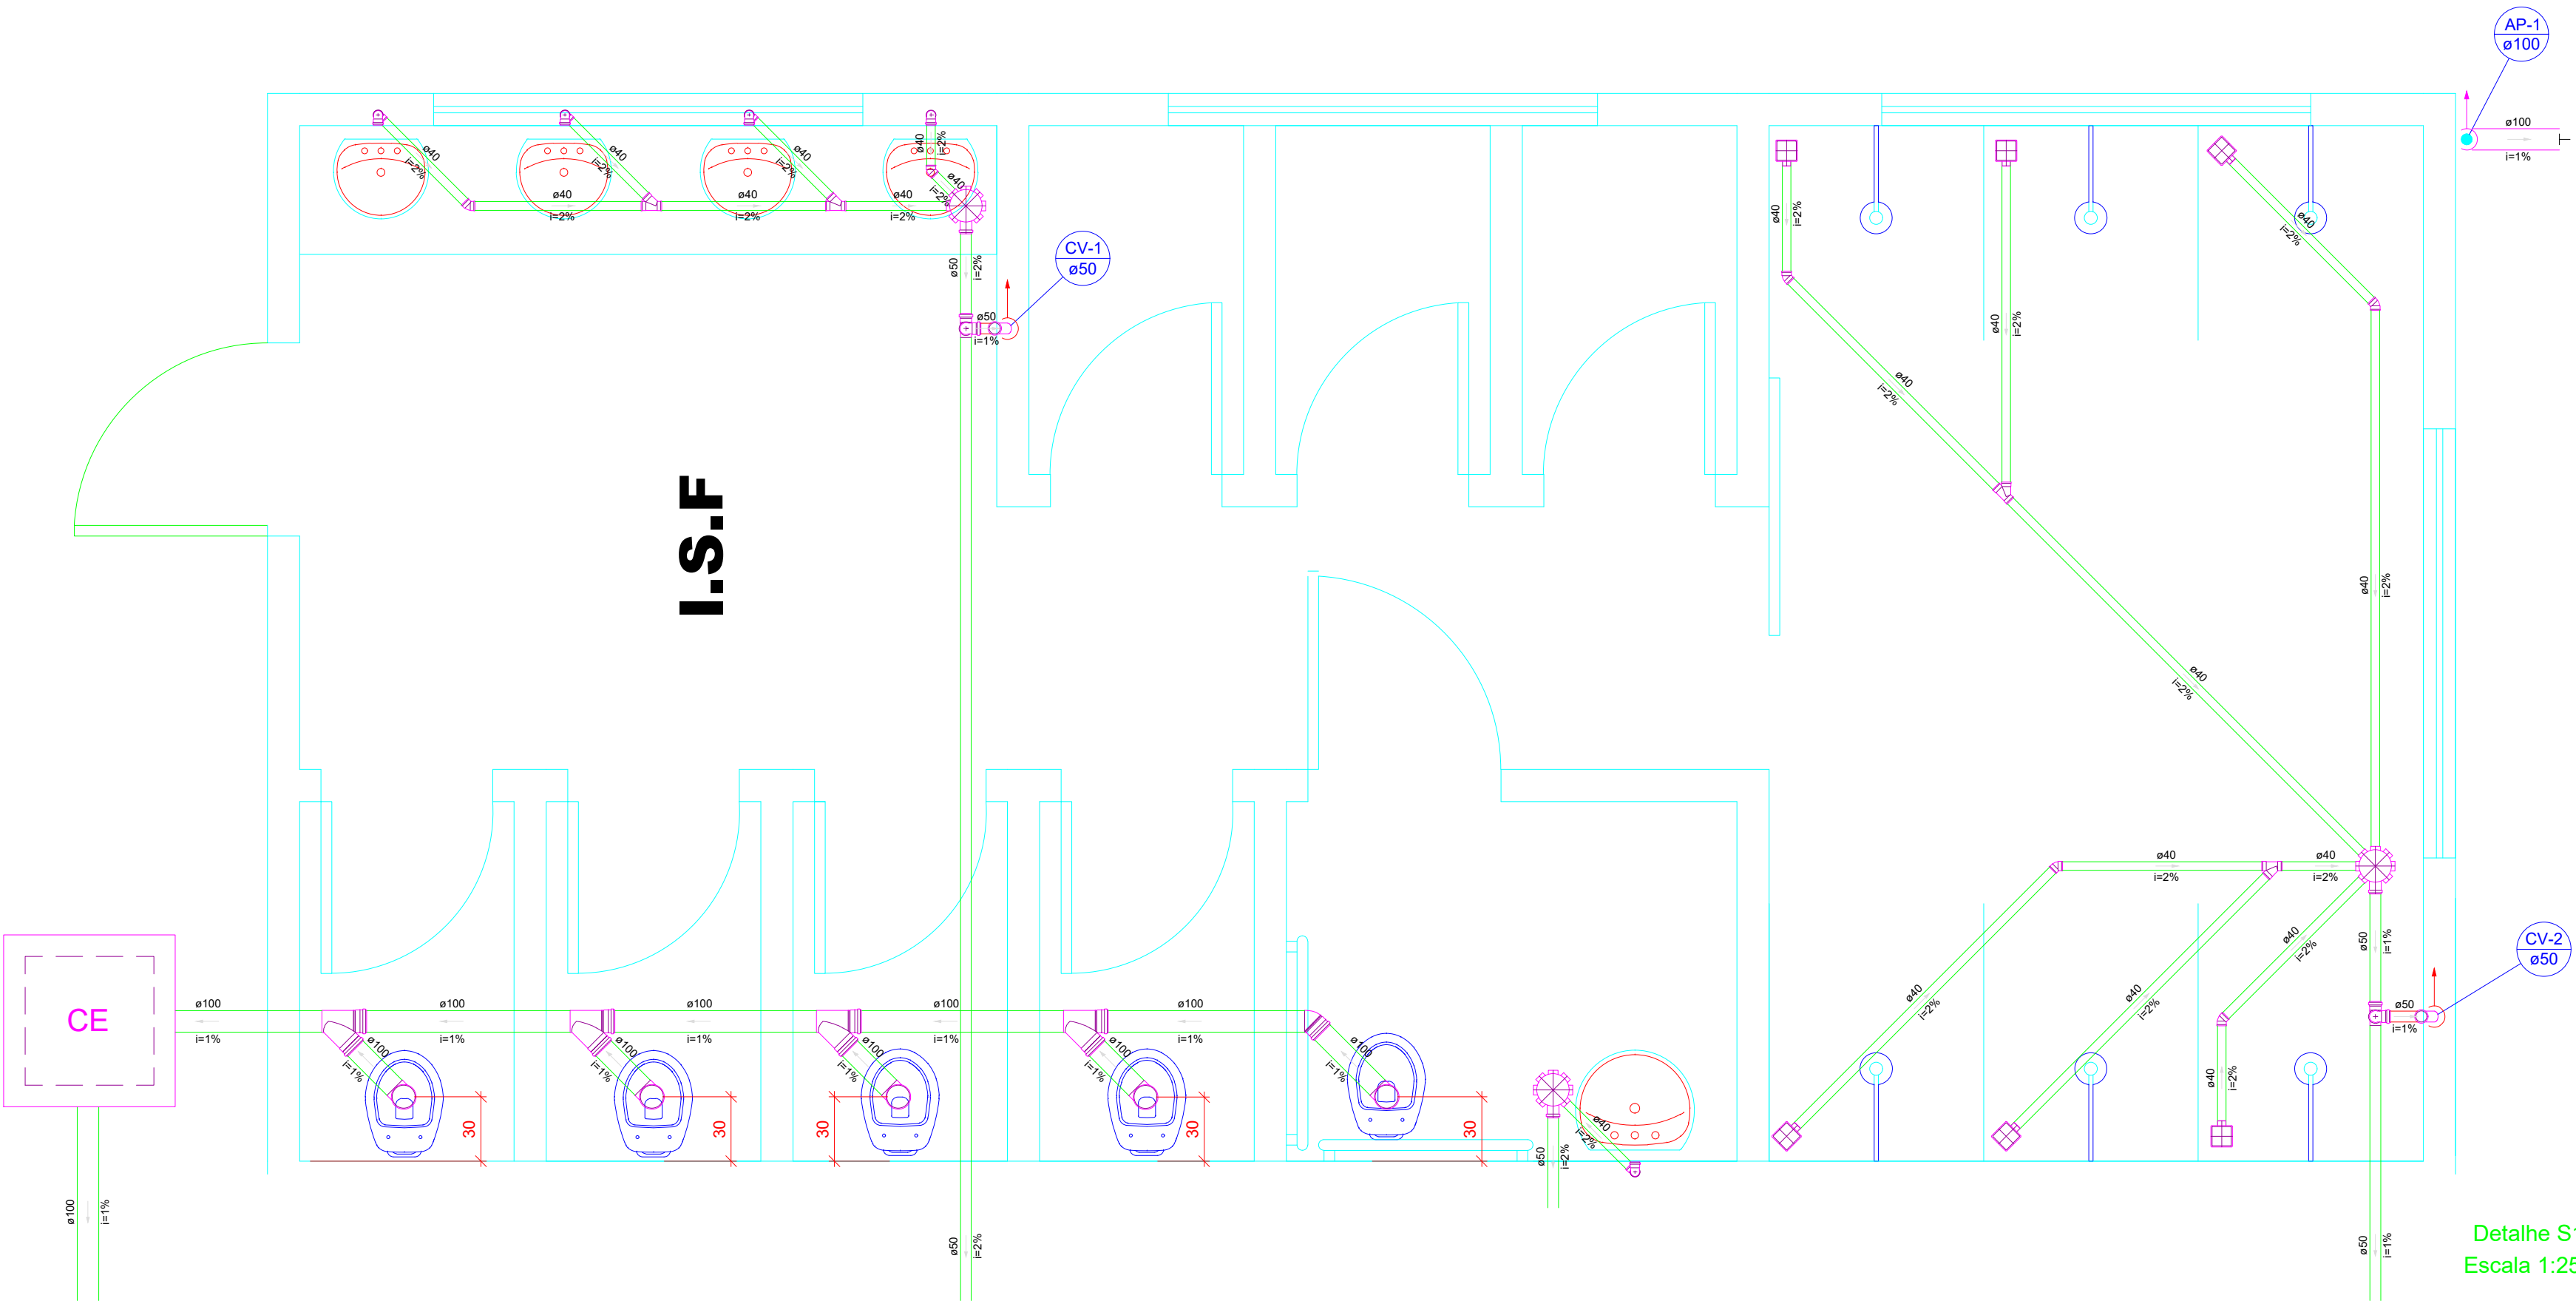

Detalhe S1
Escala 1:25

ESPAÇO RESERVADO À SANEPAR		
DATA	MODIFICAÇÕES - REFERÊNCIAS	VISTO
OBRA	AMPLIAÇÃO DO CENTRO DE EVENTOS - CONSTRUÇÃO DE SANITÁRIOS E VESTIÁRIOS	CÓDIGO
PROJETO	HIDRÁULICO - SANITÁRIO	PRANCHA
PROPRIETÁRIO	MUNICÍPIO DE MARQUINHO ELIO BOLZON JUNIOR - PREFEITO MUNICIPAL	DESENVOLVIMENTO
RESP. TÉCNICO	CHARLES ALEXANDRE BATISTA ENRº CIVIL - CREA/PR - 135.938/D	DESENHO
ESCALA	PROJETO DAS INSTALAÇÕES HIDRÁULICO - SANITÁRIAS	DATA
INDICADA	DETALHES	MAI-2025
ENDEREÇO PROJETISTA - TELEFONE		VISTO